




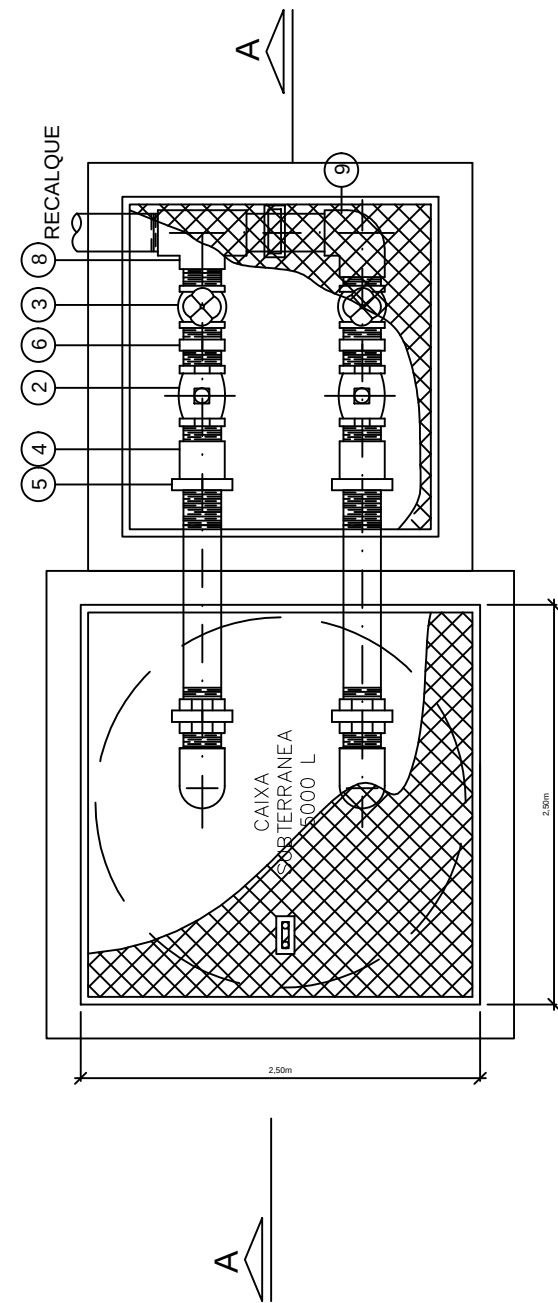



DETALHE 1
PLANTA BAIXA

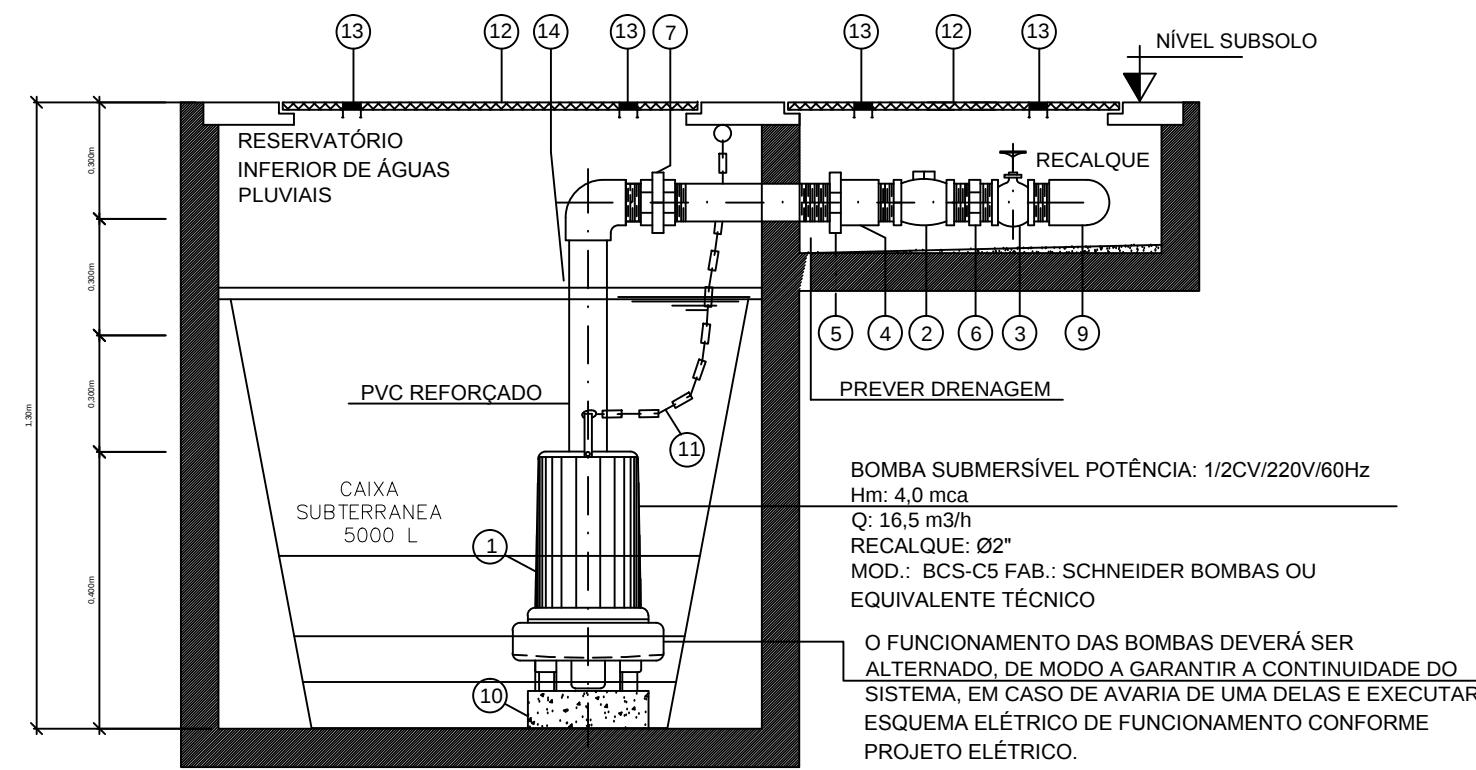

DETALHE 1
CORTE AA

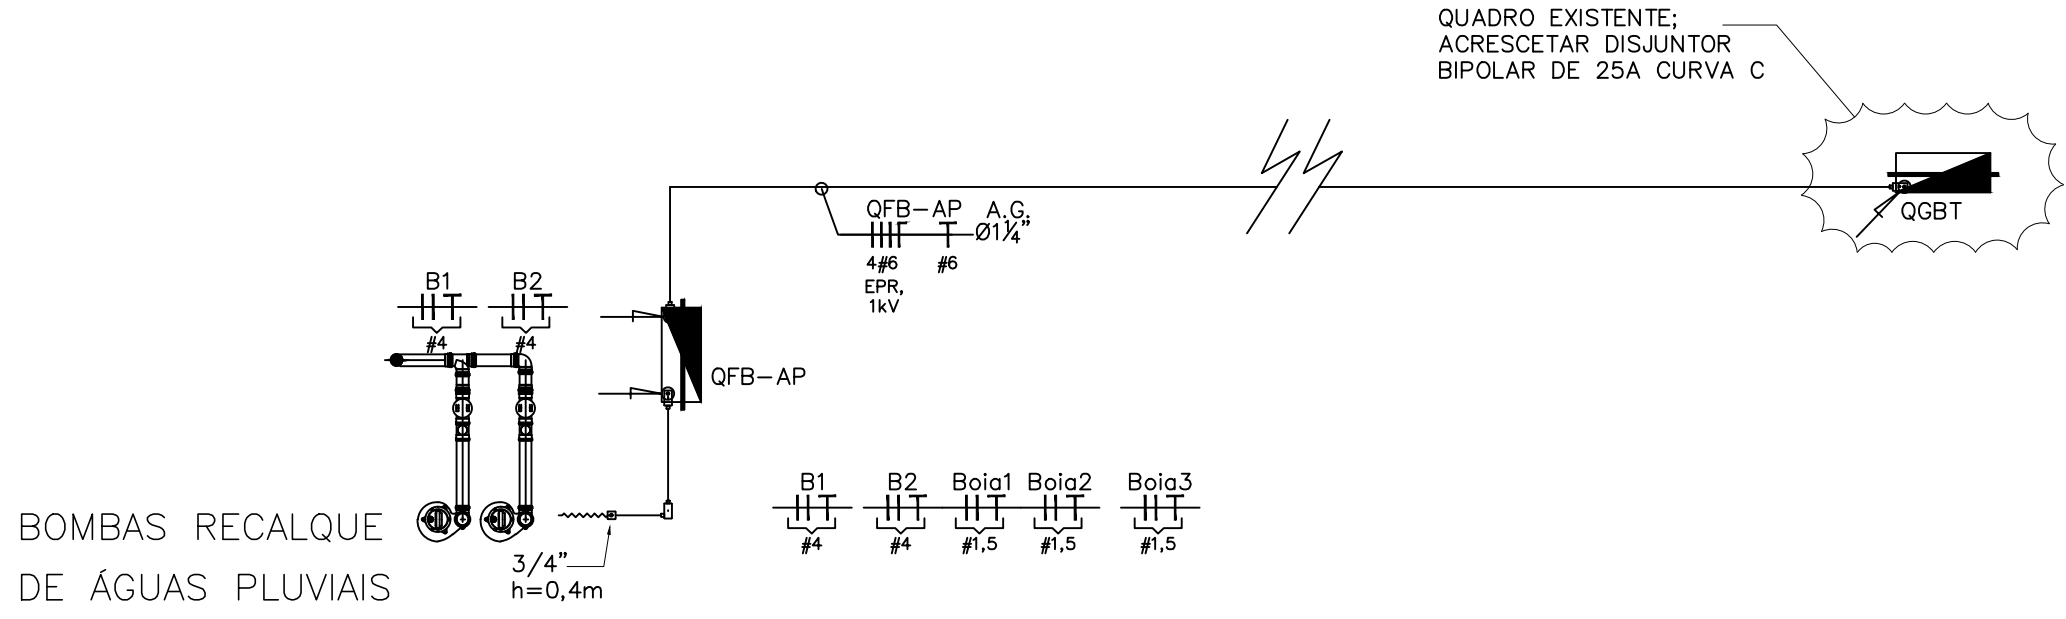

DETALHES DAS INSTALAÇÕES ELÉTRICAS
MAIS INFORMAÇÕES FOLHA 03/03

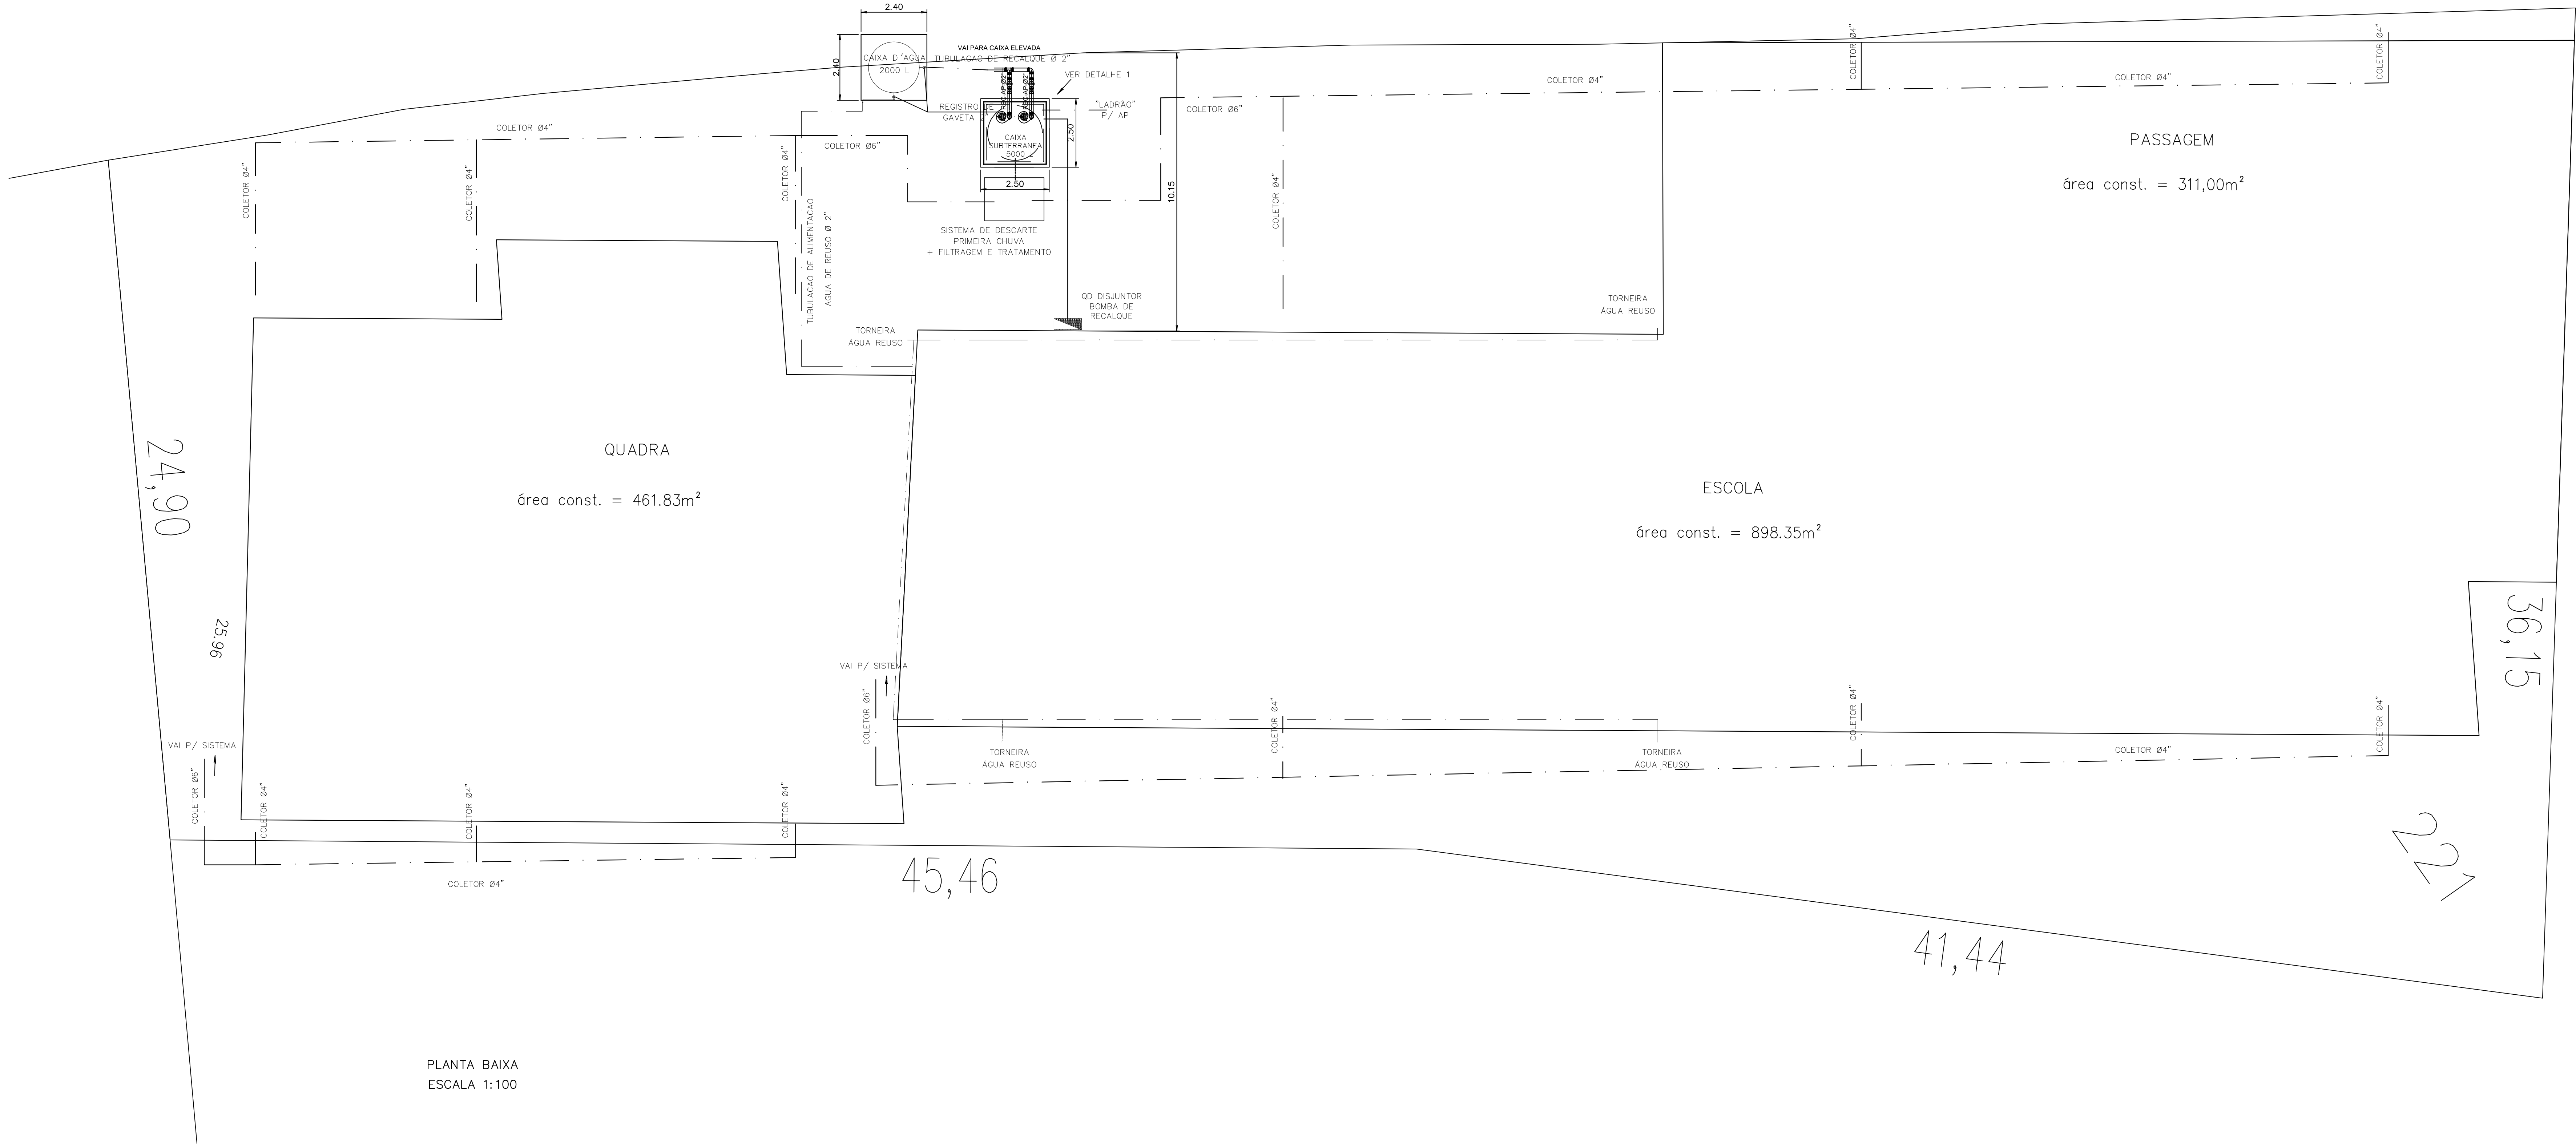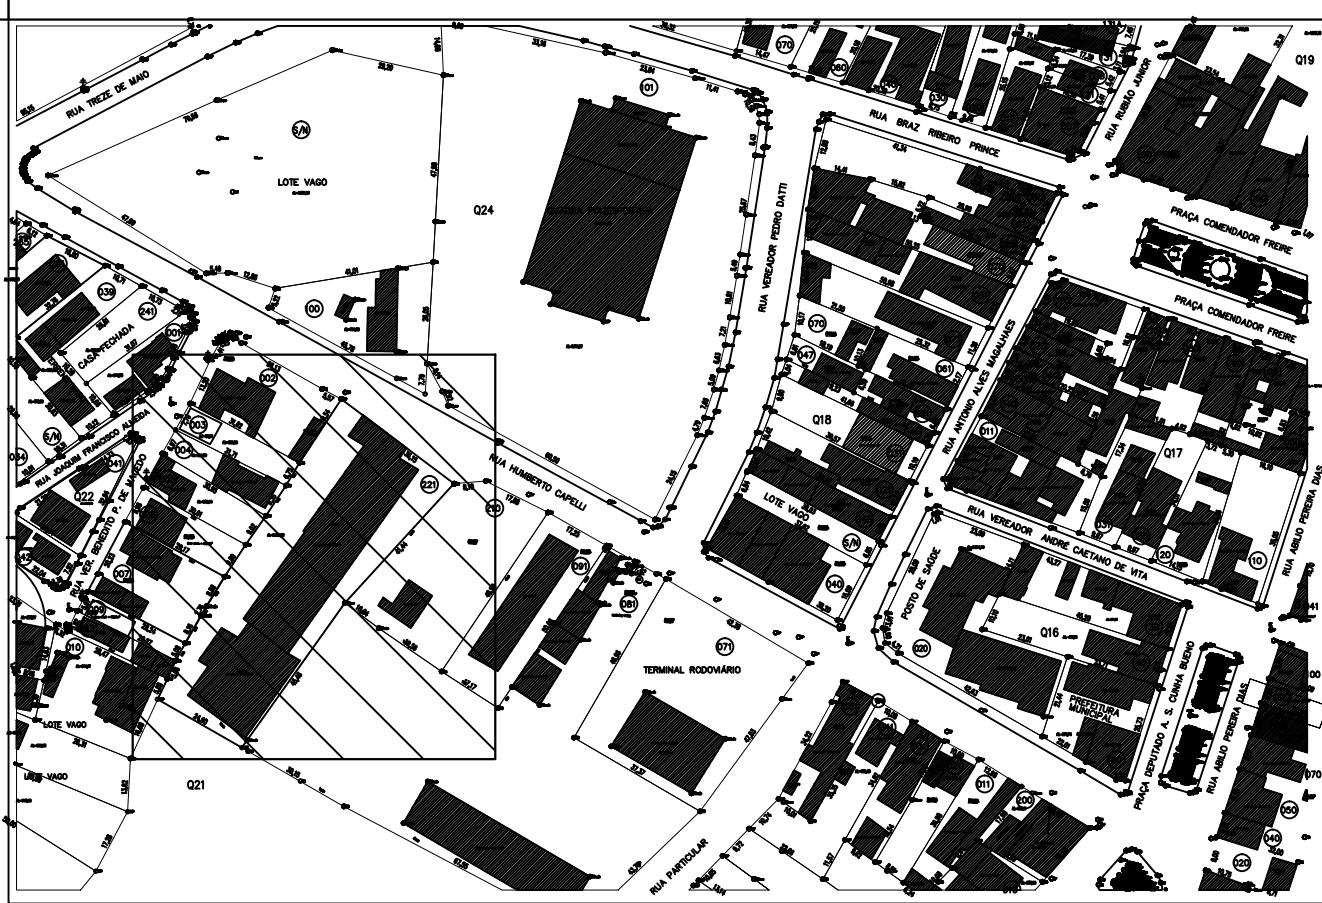

PLANTA BAIXA
ESCALA 1:100



MUNICÍPIO
DE
MONTEIRO LOBATO

ESTE DESENHO É DE PROPRIEDADE DA PREFEITURA MUNICIPAL DE
MONTEIRO LOBATO E NÃO PODE SER REPRODUZIDO SEM AUTORIZAÇÃO.

Título
**PROJETO PARA REUSO DE ÁGUA DE CHUVA
PROJETO DE IMPLANTAÇÃO**

Assunto
**Projeto de reuso de água de chuva
EMEF ELISABETH COELHO MICHELLETO**

Local
Rua Humberto Capelli, 221 - Centro

Interessado
Prefeitura Municipal de Monteiro Lobato

Estado
São Paulo

Data
21/03/2017

Escala
INDICADAS

Folha
01/03

Revisões
**01 29/10/2018
02 -----
03 -----**

Bruno César M. P. P. Ferreira Silva
ENGENHEIRO CIVIL
CREA 5061773530
ART. 240/2001 17.703913

William José de Faria
ENGENHEIRO CIVIL
CREA 5063633865